


Simbolo	RF. DS. IN PART. IN PART.	VOCE DI CAPITOLATO	DESCRIZIONE	Simbolo	RF. DS. IN PART. IN PART.	VOCE DI CAPITOLATO	DESCRIZIONE
[Red dashed box]	101-102-103	104	CONTROPARTE ANTINCENDIO, PRIMER, TINTEGGIATURA	[Red dashed box]	124	124	IMPIANTO EVAC
[Red dashed box]	104	104	CANALIZZAZIONE CON PROTEZIONE REI 60	[Red dashed box]	127	127	REVISIONE ED EVENTUALE INTEGRAZIONE DI APPARECCHI DI ILLUMINAZIONE DI SICUREZZA NON PIU' FUNZIONANTI
[Red dashed box]	105-106-107-108-109	110	DEMOLIZIONE PARETE SEZIONE PICCOLI, RIPRISTINO PAVIMENTI, INTONACO, TINTEGGIATURA	[Red dashed box]	130	130	FORNITURA E POSA NUOVO IMPIANTO VIDEOCITOFONICO
[Red dashed box]	110	113a	PORTA TAGLIAFUOCO AD UN BATTENTE, REI 120 - 90x200-210 circa	[Red dashed box]	132	132	CENTRALE PER RIVELAZIONE INCENDI (VEDI DISEGNI E RELAZIONE SPECIFICA)
[Red dashed box]	113a	113b	PORTA TAGLIAFUOCO A DUE BATTENTI, REI 120 -120 (60+60)x200-210 circa	[Red dashed box]	134	134	SERRANDE TAGLIAFUOCO RETTANGOLARI CLASSE REI20
[Red dashed box]	113b	112	PORTA TAGLIAFUOCO A DUE BATTENTI, REI 120 -120 (30+90)x200-210 circa				
[Red dashed box]	112	111-114a	CHIUDIPORTA				
[Red dashed box]	111-114a	114b	MANIGLIONE INTERNO CON MANIGLIA O POMOLO E SERRATURA ESTERNA				
[Red dashed box]	114b	116-117	MANIGLIONE PER SECONDA ANTA, ESTERNO CIECO				
[Red dashed box]	116-117	118	ELETTROMAGNETI PER COMANDI CHIUSURA AUTOMATICA/MANUALE DELLE PORTE TAGLIAFUOCO				
[Red dashed box]	118	119	SOSTITUZIONE SERRAMENTI AMMALORATI E CRISTALLI E/O REGOLAZIONE CERNIERE				
[Red dashed box]	119	120	RIFACIMENTO PAVIMENTAZIONE DEL PATIO				
[Red dashed box]	120	121	RIFACIMENTO PAVIMENTAZIONE MARCIAPIEDI PERIMETRALI				
[Red dashed box]	121	122	REVISIONE DEI LUCERNARI INSTALLATI IN TUTTO L'EDIFICIO				
[Red dashed box]	122	123	REALIZZAZIONE AERAZIONE DELLA SCALA PROTETTA PARI A 1 M2				
[Red dashed box]	123		REALIZZAZIONE DI APERTURA DI AERAZIONE DI 1740 CM2 (5x=15X3) IN FACCIATA				
[Red dashed box]			Manutenzione e prove di funzionamento dei quadri elettrici generale e/o di piano				

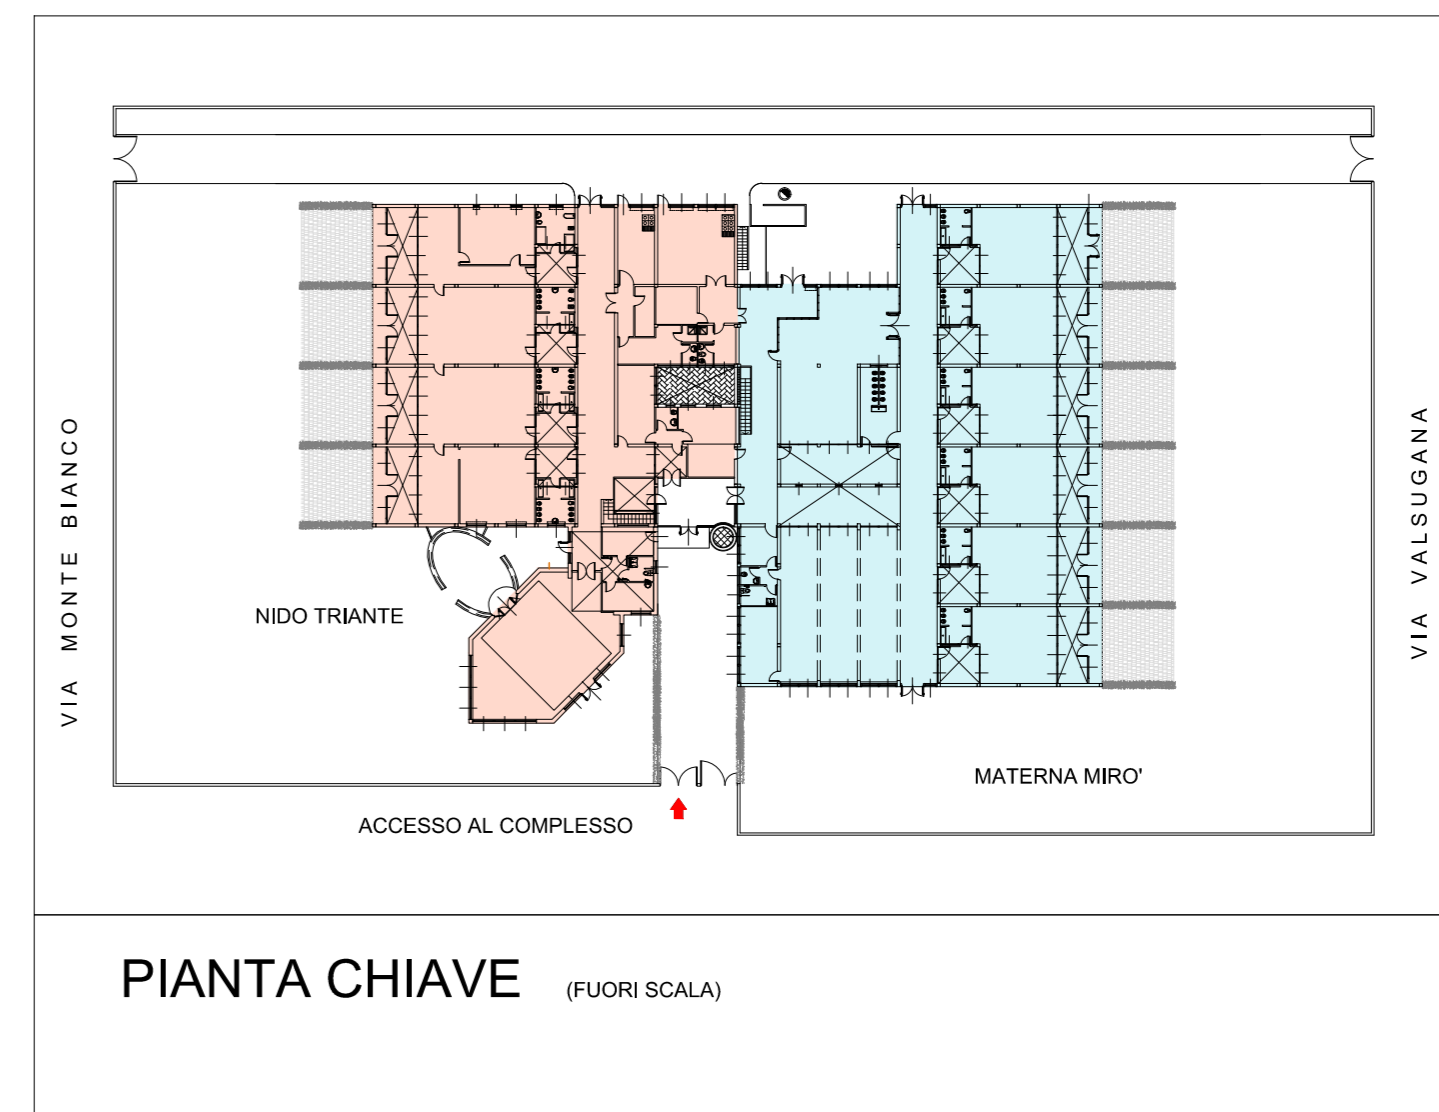

Comune di Monza  
provincia di Monza Brianza

**PROGETTO ESECUTIVO**

lavori di manutenzione straordinaria ed adeguamento alla normativa antincendio dei VVF - LOTTO 1

**B - NIDO LIBERTA'**

confronto  
pianta piano terra

data: agosto 2017  
scala: 1:100

n° tavola  
**B006**

B006	04/08/2017	PROGETTO ESECUTIVO - PRIMA EMISSIONE	FB	FB	CR
FE BAR - EPV	DATA EMISSIONE	DESCRIZIONE	DISEGNATO	CORRETTORISATO	APPROVATO

ing Carlo Rigoli  
v.le Elvezio, 18 - 20100 Milano  
tel.0270430803  
fax.022646488  
E-mail carlo.rigoli@fscatnet.it

Collaboratore  
arch Fabio Barletta  
via Lambrate, 11 - 20131 Milano  
tel.0240042462  
E-mail info@fabioarletta.it