
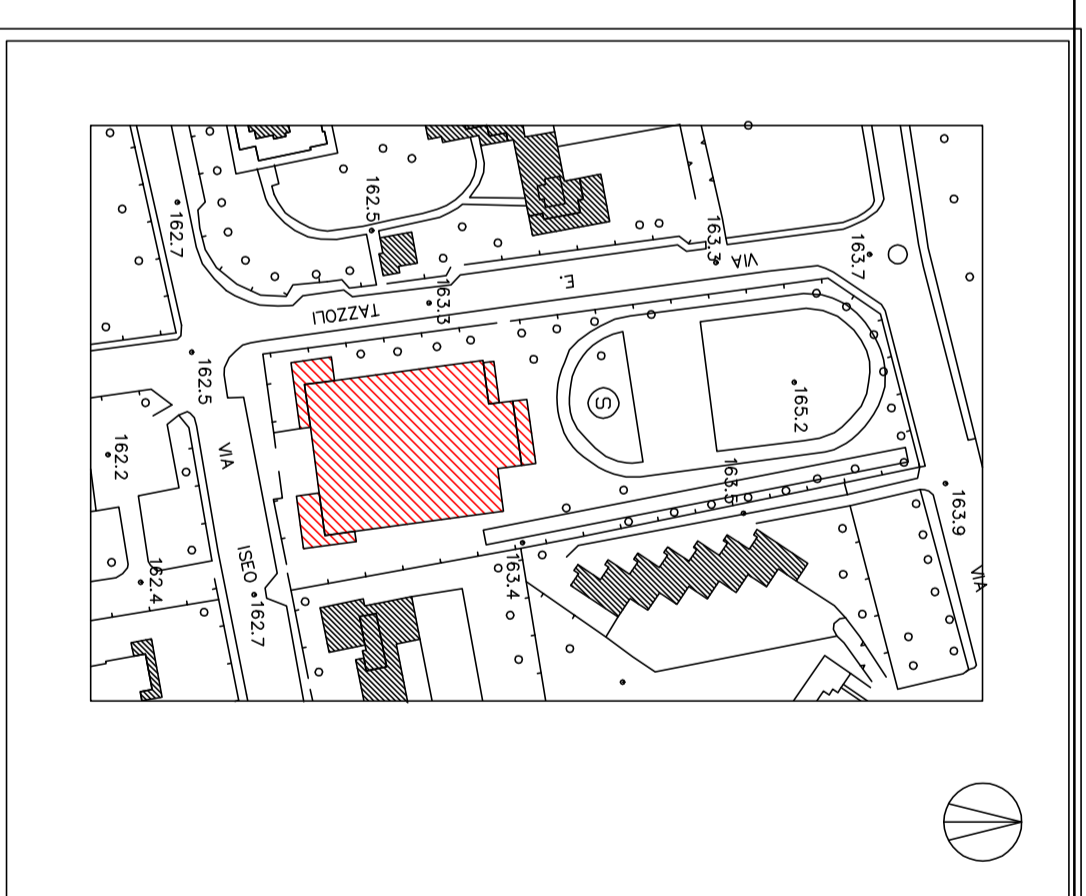
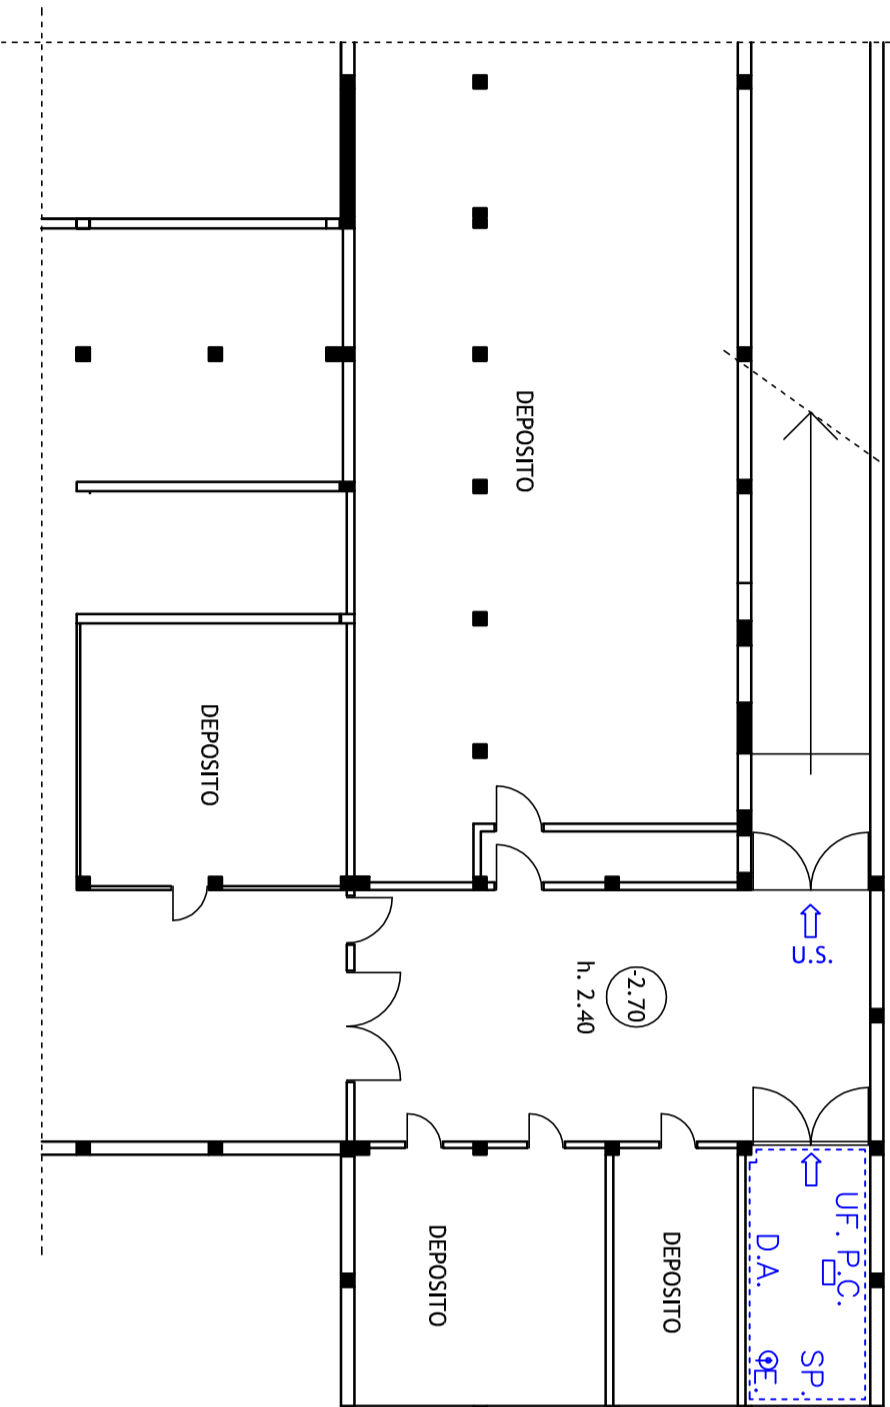


LEGENDA	
SP.	SPOGLIATOIO
UF.	UFFICIO
P.C.	CASSETTA PRONTO SOCCORSO
E.	ESTINTORE
D.A.	DEPOSITO ATTREZZATURE

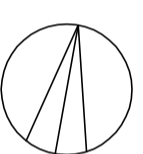

COMUNE DI MONZA

Settore Manutenzione Edifici, Impianti, Aree Pubbliche

MANUTENZIONE STRAORDINARIA DELLA SCUOLA MEDIA
SABIN, VIA ISEO – RIFACIMENTO BAGNI

PIANO DI SICUREZZA E COORDINAMENTO
(ai sensi D.Lgs. 81/08 e succ. mod. e integrazioni)

Coordinatore per la sicurezza
in fase di progettazione:

Arch. GIOVANNI GUELI

via. Mascocci, 1
20900 Monza
tel./fax 039 2847481
e-mail: giovanni.gueli@tin.it

tav.: **3**

oggetto: **PIANTA PIANO INTERRATO
SPAZI DI CANTIERE**

scala: 1:200
data: novembre 2017

agg.:

agg.: